



**Térreo**

Escala 1 : 50

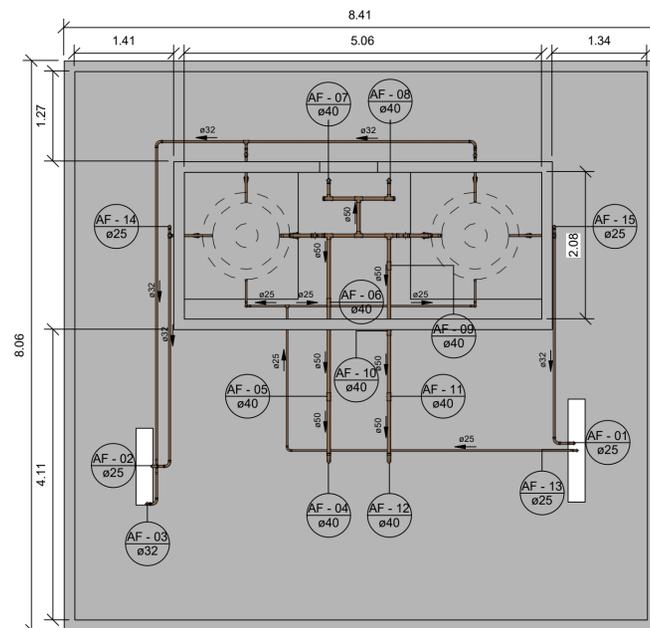

**Cobertura**


Escala 1 : 50

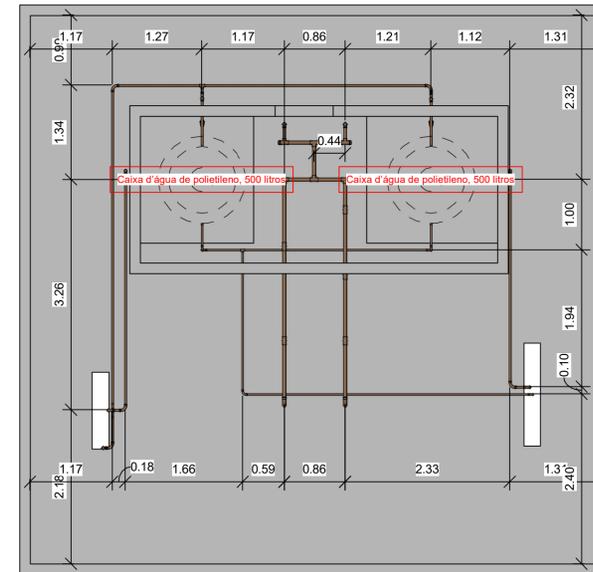

**Cobertura - Eixos**


Escala 1 : 50

Conexões - Água fria (Tubos Rígidos)		
Quantidade	Descrição	Código
16	Adaptador Soldável com Anel para Caixa d'Água 32mm, PVC Marrom, FortLev	F1
6	Adaptador Soldável Curto com Bolsa e Rosca para Registro 25 x 3/4", PVC Marrom, Água Fria - TIGRE	F2
8	Adaptador Soldável Curto com Bolsa e Rosca para Registro 40 x 1.1/4", PVC Marrom, Água Fria - TIGRE	F3
6	Bucha de Redução Soldável Curta 32x25mm, PVC Marrom, Água Fria - TIGRE	F4
2	Bucha de Redução Soldável Curta 50x40mm, PVC Marrom, Água Fria - TIGRE	F5
2	Bucha de Redução Soldável Longa 40x25mm, PVC Marrom, Água Fria - TIGRE	F6
4	Bucha de Redução Soldável Longa 50x32mm, PVC Marrom, Água Fria - TIGRE	F7
2	Cap Soldável 50mm, PVC Marrom, Água Fria - TIGRE	F8
10	Curva 90° Soldável 25mm, PVC Marrom, Água Fria - TIGRE	F9
10	Curva 90° Soldável 32mm, PVC Marrom, Água Fria - TIGRE	F10
18	Curva 90° Soldável 40mm, PVC Marrom, Água Fria - TIGRE	F11
4	Curva 90° Soldável 50mm, PVC Marrom, Água Fria - TIGRE	F12
1	Curva de Transposição Soldável 25mm, PVC Marrom, Água Fria - TIGRE	F13
1	Curva de Transposição Soldável 32mm, PVC Marrom, Água Fria - TIGRE	F14
5	Joelho 90° Soldável 25mm, PVC Marrom, Água Fria - TIGRE	F15
7	Joelho 90° Soldável 32mm, PVC Marrom, Água Fria - TIGRE	F16
2	Joelho 90° Soldável 40mm, PVC Marrom, Água Fria - TIGRE	F17
2	Joelho 90° Soldável 50mm, PVC Marrom, Água Fria - TIGRE	F18
6	Joelho 90° Soldável com Bucha de Latão 25 x 3/4", PVC Marrom, Água Fria - TIGRE	F19
8	Tubo De Descida 1 1/2 x 82 cm Para Válvula De Descarga Com Joelho Azul	F20
7	Tê de Redução Soldável 50x40mm, PVC Marrom, Água Fria - TIGRE	F21
3	Tê Soldável 25mm, PVC Marrom, Água Fria - TIGRE	F22
7	Tê Soldável 32mm, PVC Marrom, Água Fria - TIGRE	F23
1	Tê Soldável 40mm, PVC Marrom, Água Fria - TIGRE	F24
6	Tê Soldável 50mm, PVC Marrom, Água Fria - TIGRE	F25
4	Tê Soldável com Bucha de Latão na Bolsa Central 25 x 3/4", PVC Marrom, Água Fria - TIGRE	F26
2	União Soldável 25mm, PVC Marrom, Água Fria - TIGRE	F27

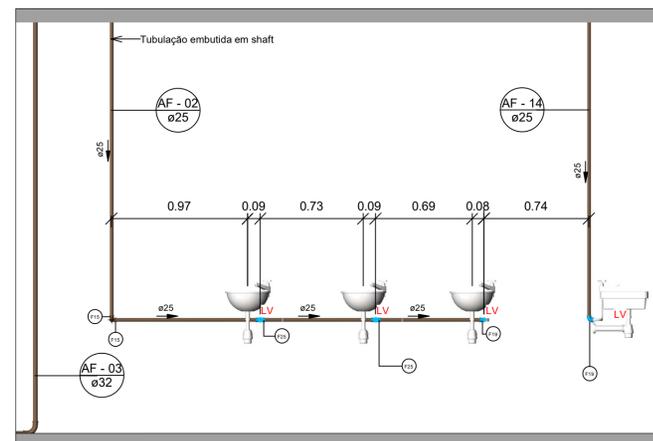


**Corte 1**

Escala 1 : 25

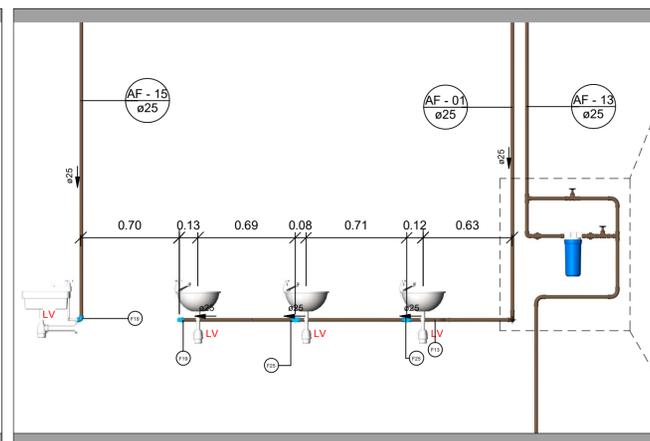

**Corte 4**

Escala 1 : 25

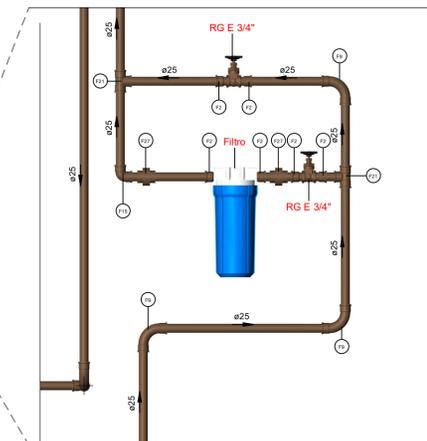

**DET - 1**

Escala 1 : 10

Símbolos	Conteúdo
Coluna øDN	Tubulações verticais - O Apóstrofo (') após a numeração da coluna representa desvio (Ex.: AF'1 = houve um desvio na coluna AF1); - Quando houver ▲ no nome da coluna, significa que ocorreu uma subida em relação a direção do fluxo. Quando houver ▼, significa que ocorreu um descida.
TQn	Tubo de Queda (n = número da coluna)
CVn	Coluna de Ventilação (n = número da coluna)
APn	Coluna de Águas Pluviais (n = número da coluna)
AFn	Coluna de Água Fria (n = número da coluna)
AQn	Coluna de Água Quente (n = número da coluna)
Material øDN	DN, sentido do escoamento e material do tubo
○	Código de acessórios de tubo x = tipo de sistema E = Esgoto/Pluvial F = Água fria n = número

**Notas**

- O fabricante indicado é uma referência para as peças utilizadas no projeto, as quais atendem aos requisitos estabelecidos na norma NBR 5688. No entanto, é importante ressaltar que é possível utilizar produtos similares, desde que estes atendam igualmente aos padrões e especificações estipulados pela NBR 5688.
- Os tubos não possuem declividades.

**PROJETO DE REFORMA :  
REVITALIZAÇÃO DO BOSQUE MUNICIPAL - PARTE 1**

OBRA : PROJETO DE REFORMA

LOCAL : RUA DOS IPÊS, S/N, CAVIUNAS - LAVRINHAS/SP

PROPRIETARIA : Prefeitura Municipal de Lavrinhas

**SITUAÇÃO**


SEM ESCALA

N.M




PROPRIETARIA  
Prefeitura Municipal de Lavrinhas

Responsável Técnico pelo Projeto:  
VANDERSON LOBO - ENG° CIVIL  
CREA 5069916080-SP

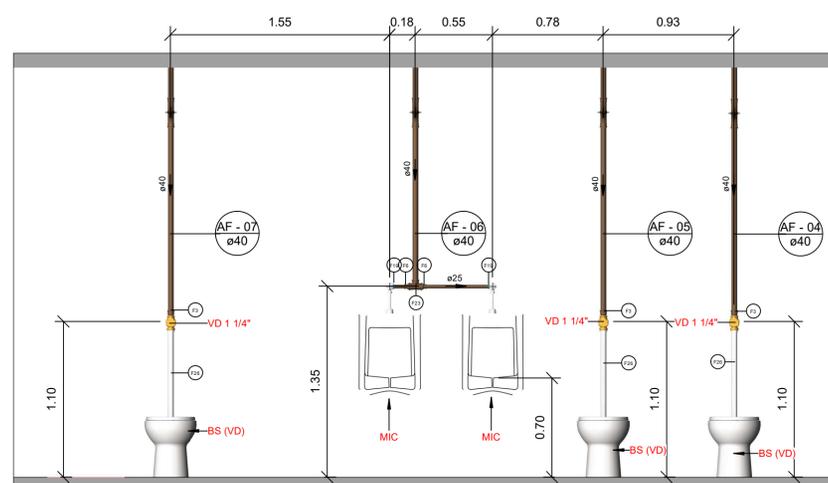

**Corte 2**

Escala 1 : 25

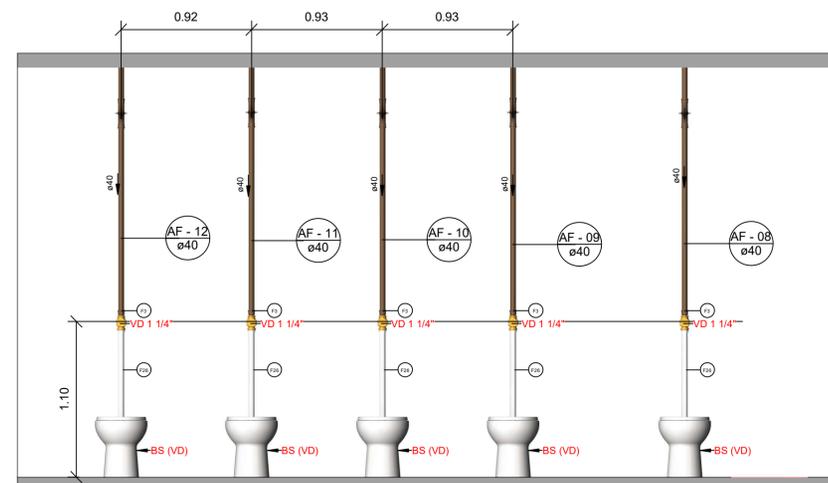

**Corte 3**

Escala 1 : 25

Tubos Rígidos			
Descrição	Abreviatura	Diâmetro	Comprimento (m)
Água Fria			
Tubo Soldável Marrom	PVC-S	25 mm	30.90
Tubo Soldável Marrom	PVC-S	32 mm	26.98
Tubo Soldável Marrom	PVC-S	40 mm	17.33
Tubo Soldável Marrom	PVC-S	50 mm	11.00

Tabela de acessório de tubo	
Descrição	Contagem
Filtro de entrada para caixa d'água, vazão de 1200 litros/hora, FortLev	1
Registro de gaveta Europa 3/4" - DocolBásicos	2
Registro Esfera VS Roscável 1" - TIGRE	4
Registro Esfera VS Roscável 1.1/2" - TIGRE	2
Válvula de descarga 1 1/4" alta pressão, DocolSystem	8
<b>Total geral:</b>	<b>17</b>

RESP. TÉCNICO: VANDERSON LOBO CREA: 5069916080 ART: 28027230231800200

EMPRESAMENTO: REVITALIZAÇÃO DO BOSQUE MUNICIPAL - PARTE 1

OBJETO: PROJETO DE AGUA FRIA

ASSUNTO: Planta baixa e cortes

PROJETO CONTRATANTE



Prefeitura Municipal de Lavrinhas

ESCALA: ARQUIVO: INDICADA

VLG2091-PI-EX-AF-REV01

FOLHA

01/01

REVISÃO

01