




Símbolos	Conteúdo
Coluna eDN	Tubulações verticais - O Apóstrofo (') após a numeração da coluna representa desvio (Ex.: AF'1 = houve um desvio na coluna AF1); - Quando houver ▲ no nome da coluna, significa que ocorreu uma subida em relação a direção do fluxo. Quando houver ▼, significa que ocorreu um descida.
TQn	Tubo de Queda (n = número da coluna)
CVn	Coluna de Ventilação (n = número da coluna)
APn	Coluna de Águas Pluviais (n = número da coluna)
AFn	Coluna de Água Fria (n = número da coluna)
AQn	Coluna de Água Quente (n = número da coluna)
Material eDN	DN, sentido do escoamento e material do tubo
xn	Código de acessórios de tubo x = tipo de sistema E = Esgoto/Pluvial F = Água fria n = número

Cores	Tipos de sistema
Verde	Esgoto
Laranja	Ventilação

Diametro (mm)	Inclinações
100	1%
40, 50 e 75	2%


Térreo - Esgoto

Escala 1 : 25

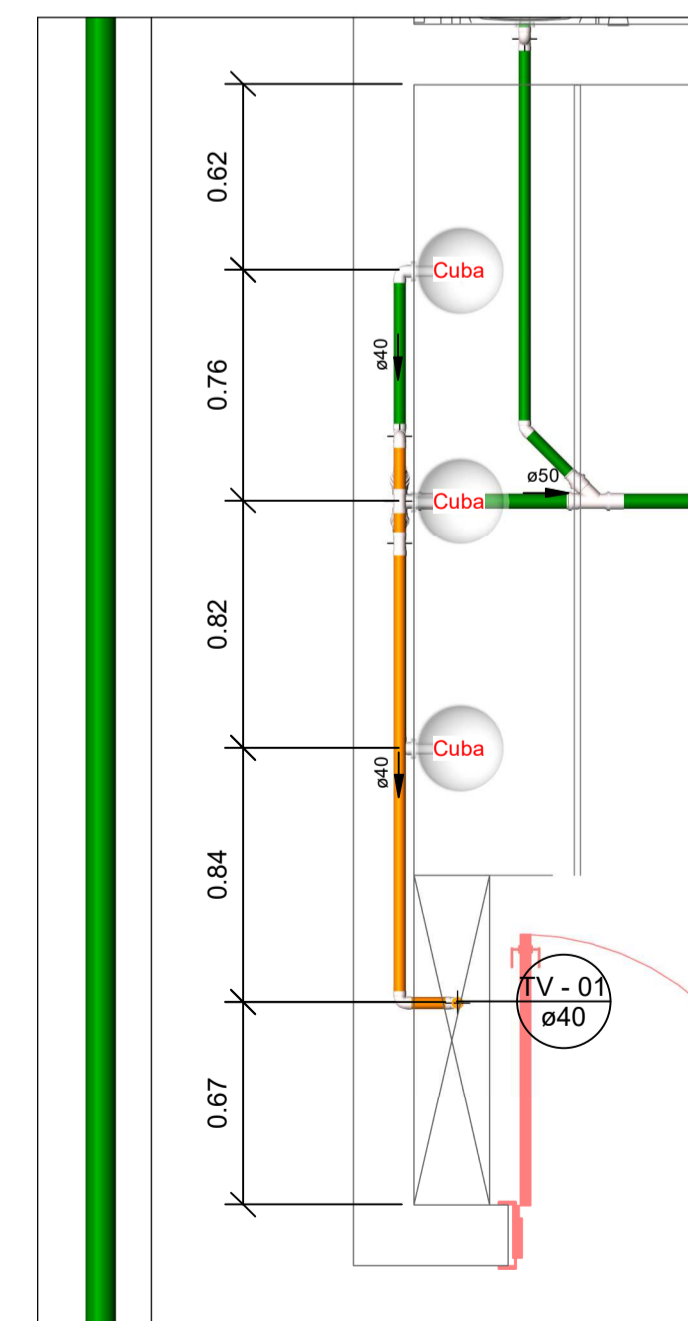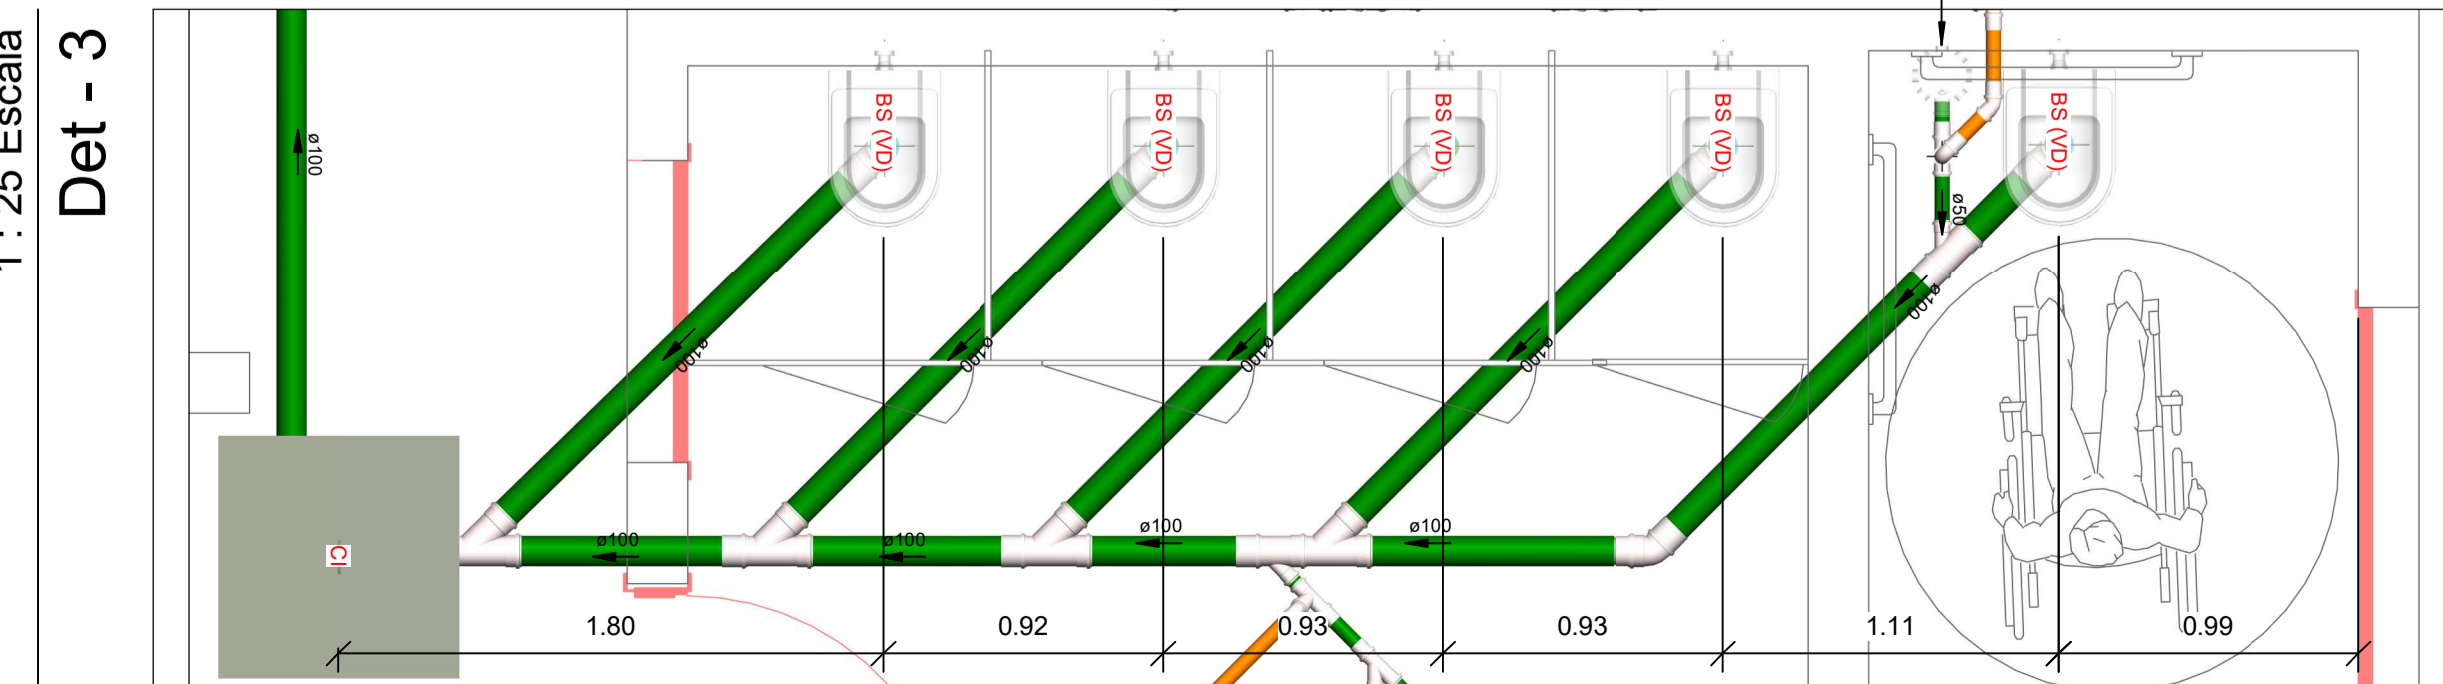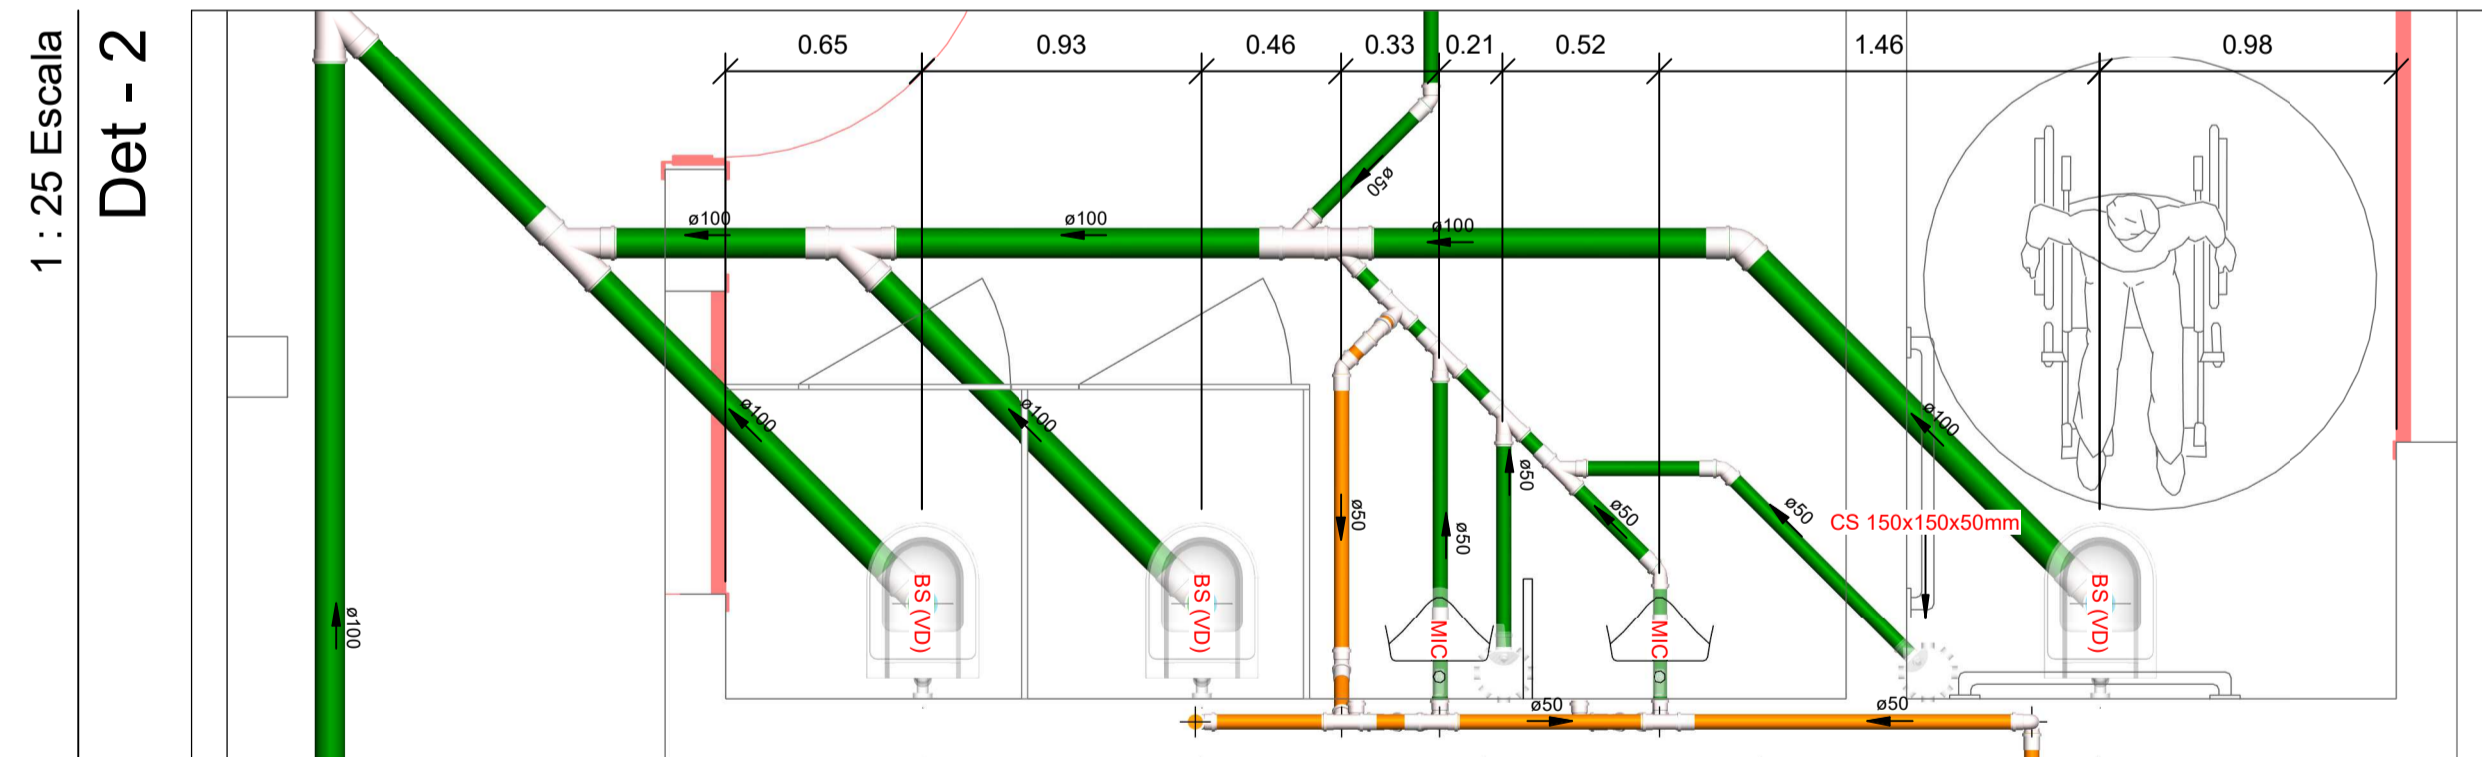

Det - 1

Escala 1 : 25

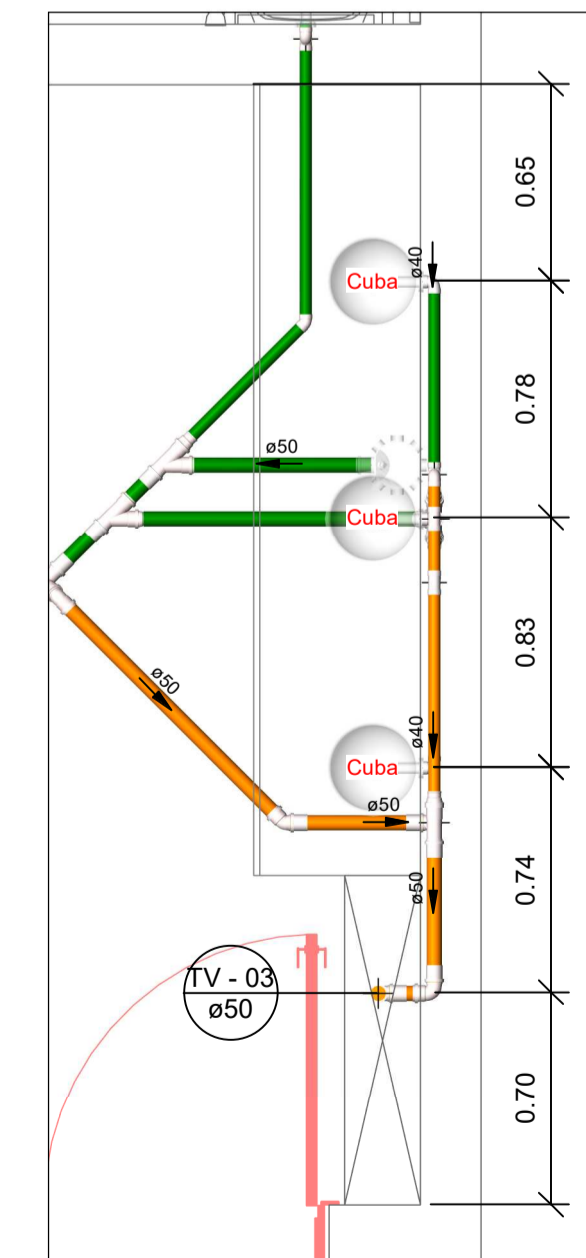

Det - 4

Escala 1 : 25

PROJETO DE REFORMA : REVITALIZAÇÃO DO BOSQUE MUNICIPAL - PARTE 1

OBRA : PROJETO DE REFORMA

LOCAL : Rua dos Ipês, S/Nº - Caviunas - Lavrinhas/SP

PROPRIETÁRIA : Prefeitura Municipal de Lavrinhas

SITUAÇÃO
SEM ESCALA
N.M



PROPRIETÁRIA
Prefeitura Municipal de Lavrinhas

Responsável Técnico pelo Projeto:
VANDERSON LOBO - ENGº CIVIL
CREA 5069916080-SP

RESP. TÉCNICO: VANDERSON LOBO CREA: 5069916080 ART: 28027230231800200

EMPRESAMENTO: REVITALIZAÇÃO DO BOSQUE MUNICIPAL - PARTE 1

OBJETO: PROJETO DE ESGOTO SANITÁRIO

ASSUNTO: Planta baixa e cortes

PROJETO



Prefeitura Municipal de Lavrinhas

ESCALA:
INDICADA

ARQUIVO:
VLG2091-PV-EX-ESG-REV01

FOLHA

02/02

REVISÃO

01