


Nível 1

Escala 1 : 50

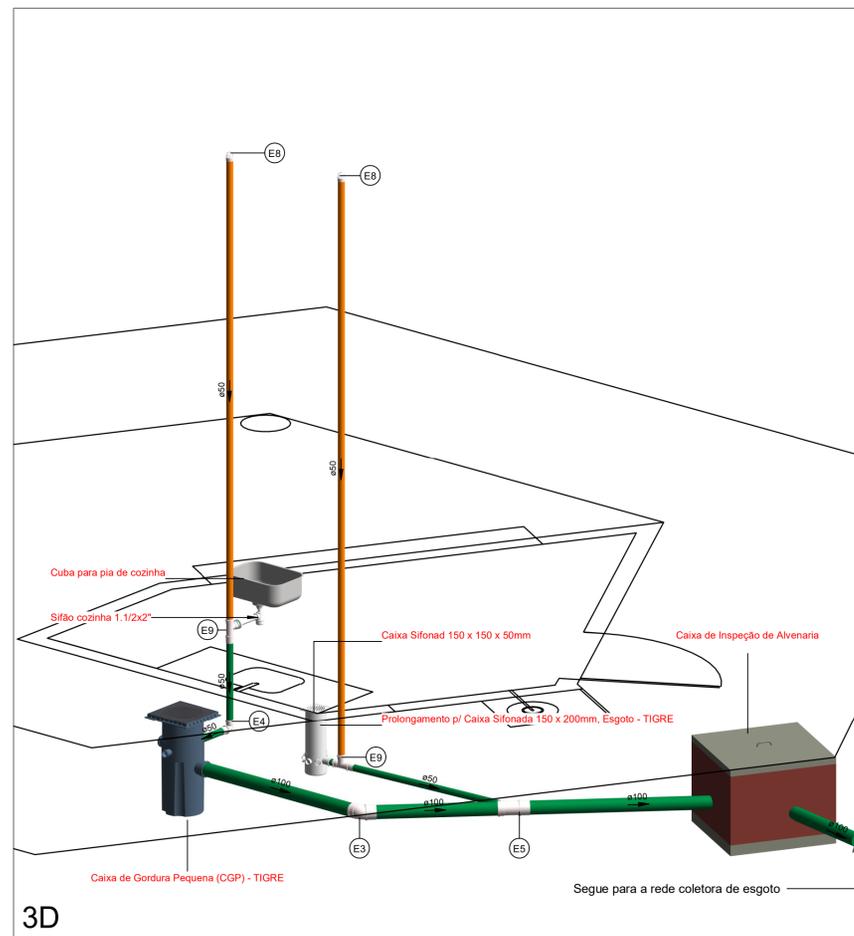

3D

Escala: Sem escala

Símbolos	Conteúdo
	Tubulações verticais - O Apóstrofo (') após a numeração da coluna representa desvio (Ex.: AF'1 = houve um desvio na coluna AF1); - Quando houver ▲ no nome da coluna, significa que ocorreu uma subida em relação a direção do fluxo. Quando houver ▼, significa que ocorreu um descida.
TQn	Tubo de Queda (n = número da coluna)
CVn	Coluna de Ventilação (n = número da coluna)
APn	Coluna de Águas Pluviais (n = número da coluna)
AFn	Coluna de Água Fria (n = número da coluna)
AQn	Coluna de Água Quente (n = número da coluna)
	DN, sentido do escoamento e material do tubo
	Código de acessórios de tubo x = tipo de sistema E = Esgoto/Pluvial F = Água fria n = número

Cores	Tipos de sistema
	Esgoto
	Ventilação

Diametro (mm)	Inclinações
100	1%
40, 50 e 75	2%

Notas

1. O fabricante indicado é uma referência para as peças utilizadas no projeto, as quais atendem aos requisitos estabelecidos na norma NBR 5626. No entanto, é importante ressaltar que é possível utilizar produtos similares, desde que estes atendam igualmente aos padrões e especificações estipulados pela NBR 5626.

Peças hidráulicas e sanitárias			
Quantidade	Descrição	Abreviatura	Tipo de sistema
1	Caixa de Gordura Pequena (CGP) - TIGRE	CGP	Inspeção/Esgoto
1	Caixa de Inspeção de Alvenaria	CI	Inspeção/Esgoto
1	Caixa Sifonada 150 x 150 x 50mm	CS 150x150x50mm	Inspeção/Esgoto
1	Prolongador sem entrada DN300, Esgoto - TIGRE	Prolongador	Inspeção/Esgoto
1	Prolongamento p/ Caixa Sifonada 150 x 200mm, Esgoto - TIGRE		Inspeção/Esgoto
1	Cuba para pia de cozinha	Cuba cozinha	Utilização/Esgoto
1	Sifão para cozinha 1.1/2" x 1.1/2" c/ adaptador 2" e tubo de 300 mm	Sifão cozinha 1.1/2x2"	Utilização/Esgoto


Conexões - Esgoto		
Quantidade	Descrição	Código
9	Anel de vedação para conexão Série N, 50mm	E1
4	Anel de vedação para conexão Série N, 100mm	E2
1	Joelho 45° 100mm, Esgoto Série Normal - TIGRE	E3
1	Joelho 90° 50mm, Esgoto Série Normal - TIGRE	E4
1	Junção Simples 100 x 50mm, Esgoto Série Normal - TIGRE	E5
3	Luva Simples 50mm, Esgoto Série Normal - TIGRE	E6
2	Luva Simples 100mm, Esgoto Série Normal - TIGRE	E7
2	Terminal de Ventilação 50mm, Esgoto Série Normal - TIGRE	E8
2	Tê 50 x 50mm, Esgoto Série Normal - TIGRE	E9

Tubos Rígidos			
Descrição	Abreviatura	Diâmetro	Comprimento (m)
Esgoto			
Tubo Série Normal	PVC-N	50 mm	10.36
Tubo Série Normal	PVC-N	100 mm	4.95


Detalhes - Caixa de Gordura Pequena (CGP) - 18 Litros - TIGRE



Cotas	Dimensões (mm)
C	55
D	295
DN1	50
DN2	75
DN3	100
E	392
H	449

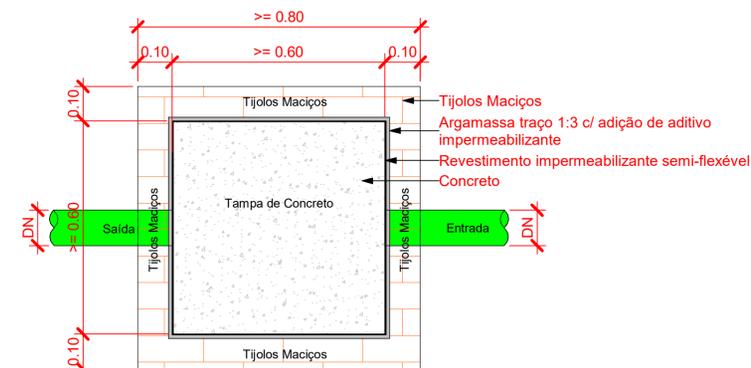

Planta Baixa - Caixa de inspeção
1 : 10

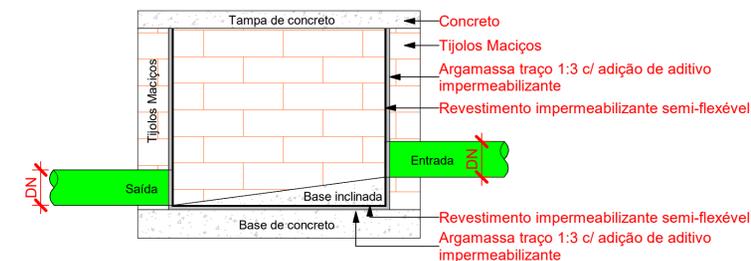

Corte lateral - Caixa de inspeção
1 : 10

**PROJETO DE REFORMA :
REVITALIZAÇÃO DO BOSQUE MUNICIPAL - PARTE 1**

OBRA : PROJETO DE REFORMA

LOCAL : Rua dos Ipês, S/Nº - Caviunas - Lavrinhas/SP

PROPRIETARIA : Prefeitura Municipal de Lavrinhas

SITUAÇÃO

SEM ESCALA

N.M



Red João Paulo

PROPRIETARIA
Prefeitura Municipal de Lavrinhas

Responsável Técnico pelo Projeto:
VANDERSON LOBO - ENGº CIVIL
CREA 5069916080-SP

RESP. TÉCNICO: VANDERSON LOBO CREA: 5069916080 ART: 28027230231800200

EMPREENDIMENTO: REVITALIZAÇÃO DO BOSQUE MUNICIPAL - PARTE 1
OBJETO: PROJETO DE ESGOTO SANITÁRIO - QUIOSQUE

ASSUNTO: Planta baixa e cotas

PROJETO

FOLHA

01/01

ESCALA: ARQUIVO: INDICADA

VLG2091-PVI-EX-ESG-QUIOSQUE-REV01

REVISÃO

01

01